


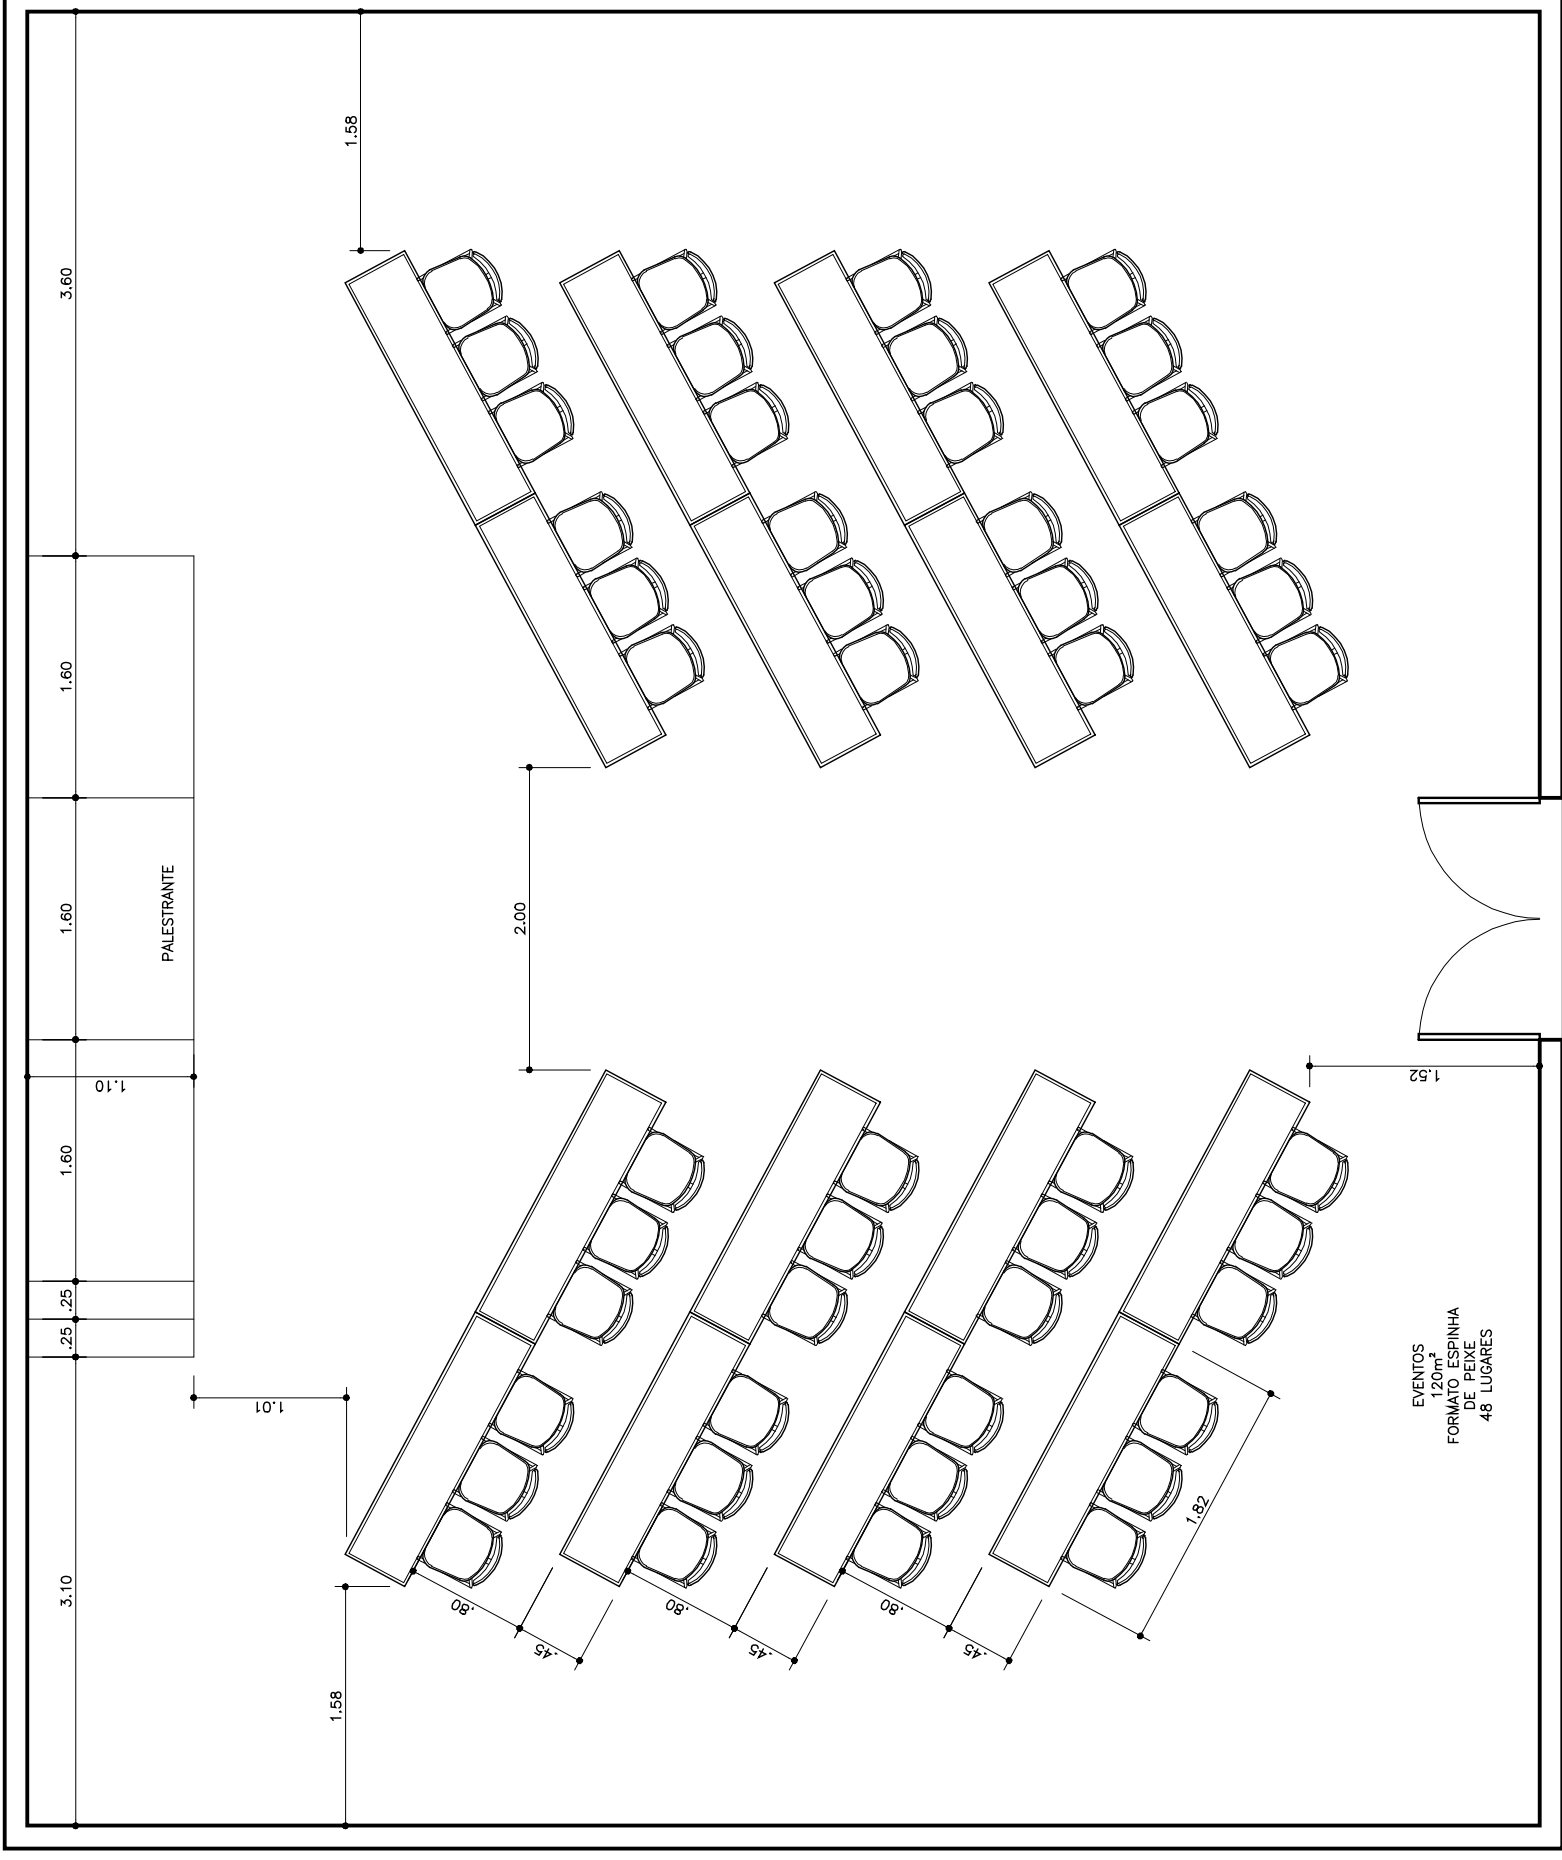

PLANTA BAIXA - AUDITÓRIO

1997

18 MEGAS COM 3 CADERNAS - 48 LIGATURAS

			Nº	ESCALA 1/50	VISTO	HOTEL BALNEÁRIO CABO FRIO
				DATA 28/09/2011		ETAPA LAYOUT
				ARQUIVO	FOLHA 04/07	CONTEÚDO PLANTA-BAIXA
REV.	DATA	MODIFICAÇÕES	DESENHO	DESENHO ANDRESSA		